


ZESTAWIENIE POWIERZCHNI	
Nr	Nazwa pomieszczenia
PARTER	
1	PRZEDSIONEK PPOŻ.
2	KORYTARZ
3	MAGAZYN
4	KORYTARZ
5	POM. PORZĄDKOWE
6	WC PERSONELU
7	SOCJALNY PERSONELU
8	GABINET LOGOPEDY
9	GABINET PSYCHOLOGA
10	SOCJALNY KUCHAREK
11	WC KUCHAREK
12	SZATNIA
13	SALA PRZEDSZKOLNA NR 1
14	SALA PRZEDSZKOLNA NR 2
15	KOMUNIKACJA
16	POKÓJ KONFERENCYJNY
17	GABINET DYREKTORA
18	SEKRETARIAT
19	ZMYWALNIA
20	KREDENS
21	KORYTARZ
22	ŁAZIENKA DLA NIEPEŁNOSP.
23	ŁAZIENKA DZIECI
24	SALA PRZEDSZKOLNA NR 3
25	ŁAZIENKA DZIECI
26	SCHOWEK
27	SCHOWEK
28	SALA PRZEDSZKOLNA NR 4
29	WIATROŁAP
30	SALA ZAJĘĆ RUCHOWYCH
31	SALA PRZEDSZKOLNA NR 5
32	SCHOWEK
33	SCHOWEK
34	ŁAZIENKA DZIECI

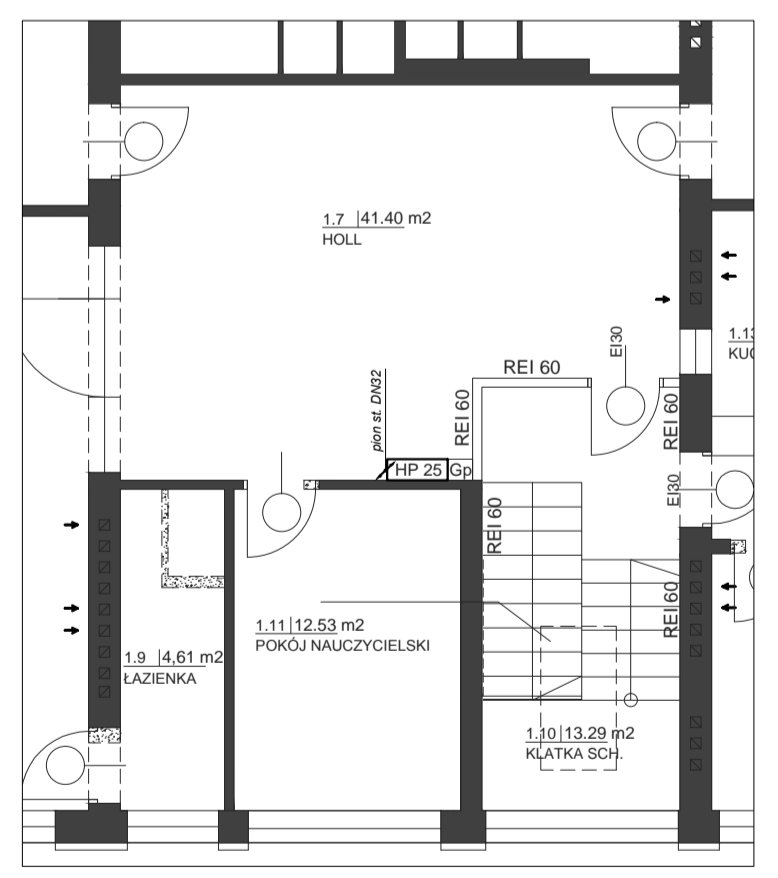

LEGENDA:

- instalacja kanalizacji sanitarnej podposadzkowej - rurociąg PVC, prod. Wavin lub równorzędny
- pion kanalizacji sanitarnej w obudowie
- instalacja hydrantowa z rur stalowych
- instalacja wody zimnej - rurociąg PeX-Al-Pex prod. Uponor lub równorzędny
- instalacja wody cyrkulacyjnej - rurociąg PeX-Al-Pex prod. Uponor lub równorzędny
- instalacja wody ciepłej - rurociąg PeX-Al-Pex prod. Uponor lub równorzędny
- pion instalacji wody zimnej, ciepłej i cyrkulacyjnej

UWAGA!

1. Wymiary sprawdzić na budowie.
2. Projekty architektury, konstrukcji, instalacji elektrycznej i stąbopradowej stanowią odrębne opracowania. Wszystkie projekty rozpatrywać łącznie.
3. Stosować materiały wyszczególnione w dokumentacji lub równoważne.
4. W przypadku rozbieżności pomiędzy częścią opisową i rysunkową, wszelkie wątpliwości wyjaśnić z projektantem.
5. przejęcia w ścianach wykonywać zgodnie ze sztuką budowlaną.
6. Piony instalacyjne występujące na ścianach wykonać w obudowie z płyt g.k. malowanej lub obłożonej płytkami zgodnie z materiałami wykończeniowymi danego pomieszczenia.
7. Wszystkie przejścia instalacyjne uzbroić w zabezpieczenia p-poz zgodnie z opisem klasy odporności na rysunkach.

STADIUM DOKUMENTACJI	BRANŻA	
PROJEKT BUDOWLANY	INSTALACJE SANITARNE	
INWESTOR:	Gmina Margonin ul. Kościuszki 13, 64-830 Margonin	
OBIEKT:	ROZBUDOWA PRZEDSZKOŁA	RYS.NR
ADRES:	UL. POZNAŃSKA 10 64-830 MARGONIN	S1
TEMAT:	PRZUT PARTERU - INSTALACJA W-K	SKALA 1:100 DATA: 06.2016
PROJEKTOWAŁ:	NR UPRAWNIEN	PODPIS
MGR INŻ. KRZYSZTOF BORCZYK	WKP/0146/PWOS/12	
SPRAWDZIŁ:		
MGR INŻ. PIOTR BARANIAK	WKP/0127/PWOS/14	